


# RATAJE U OLOMOUCE

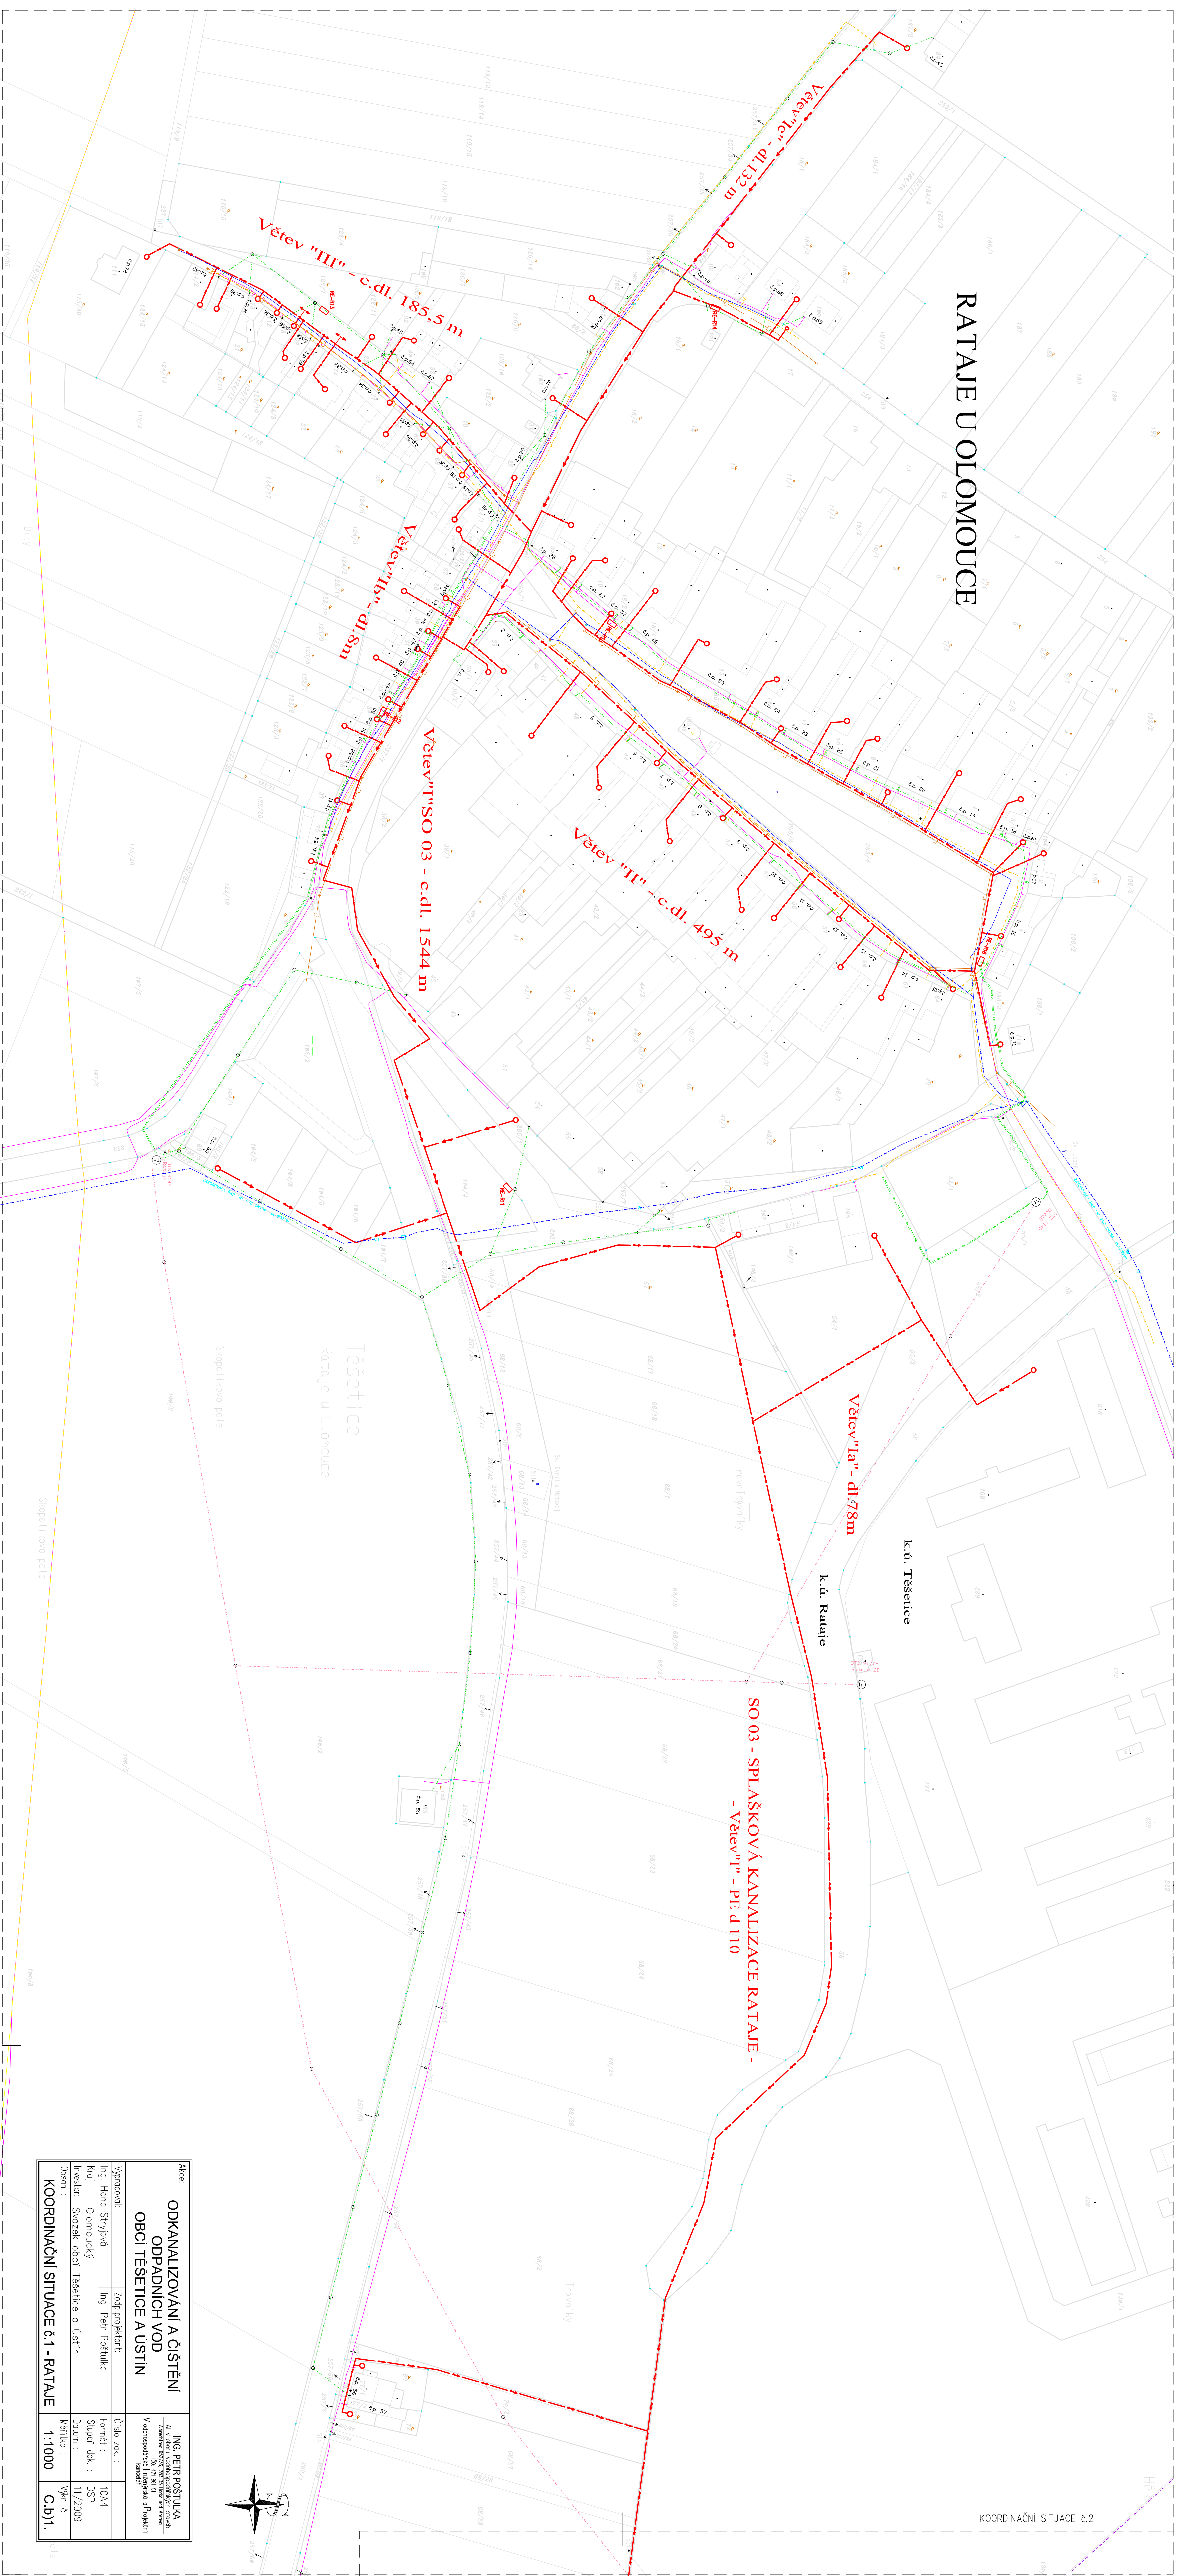

Místo: <b>ODKANALIZOVÁNÍ A ČIŠTĚNÍ ODPADNÍCH VOD OBCE TĚŠETICE A USTÍN</b>		ING. PĚTR POŠTLUKA Stav. inženýrská firma s.r.l. Vodohospodářská inženýring	
Vypracoval: Ing. Radek Svatopluk	Zodp. projektant: Ing. Petr Poštluka	Číslo zrk.: 1024	Fornit. d.: 03/2009
Koju.: Olomoucký kraj	Investor: Svazek obcí Těšetice a Ustín	Suplet. dak.: 11/2009	Měřítko: 1:1000
KOORDINAČNÍ SITUACE č.1 - RATAJE		VP: C	C.B)1.

KOORDINAČNÍ SITUACE č.2